




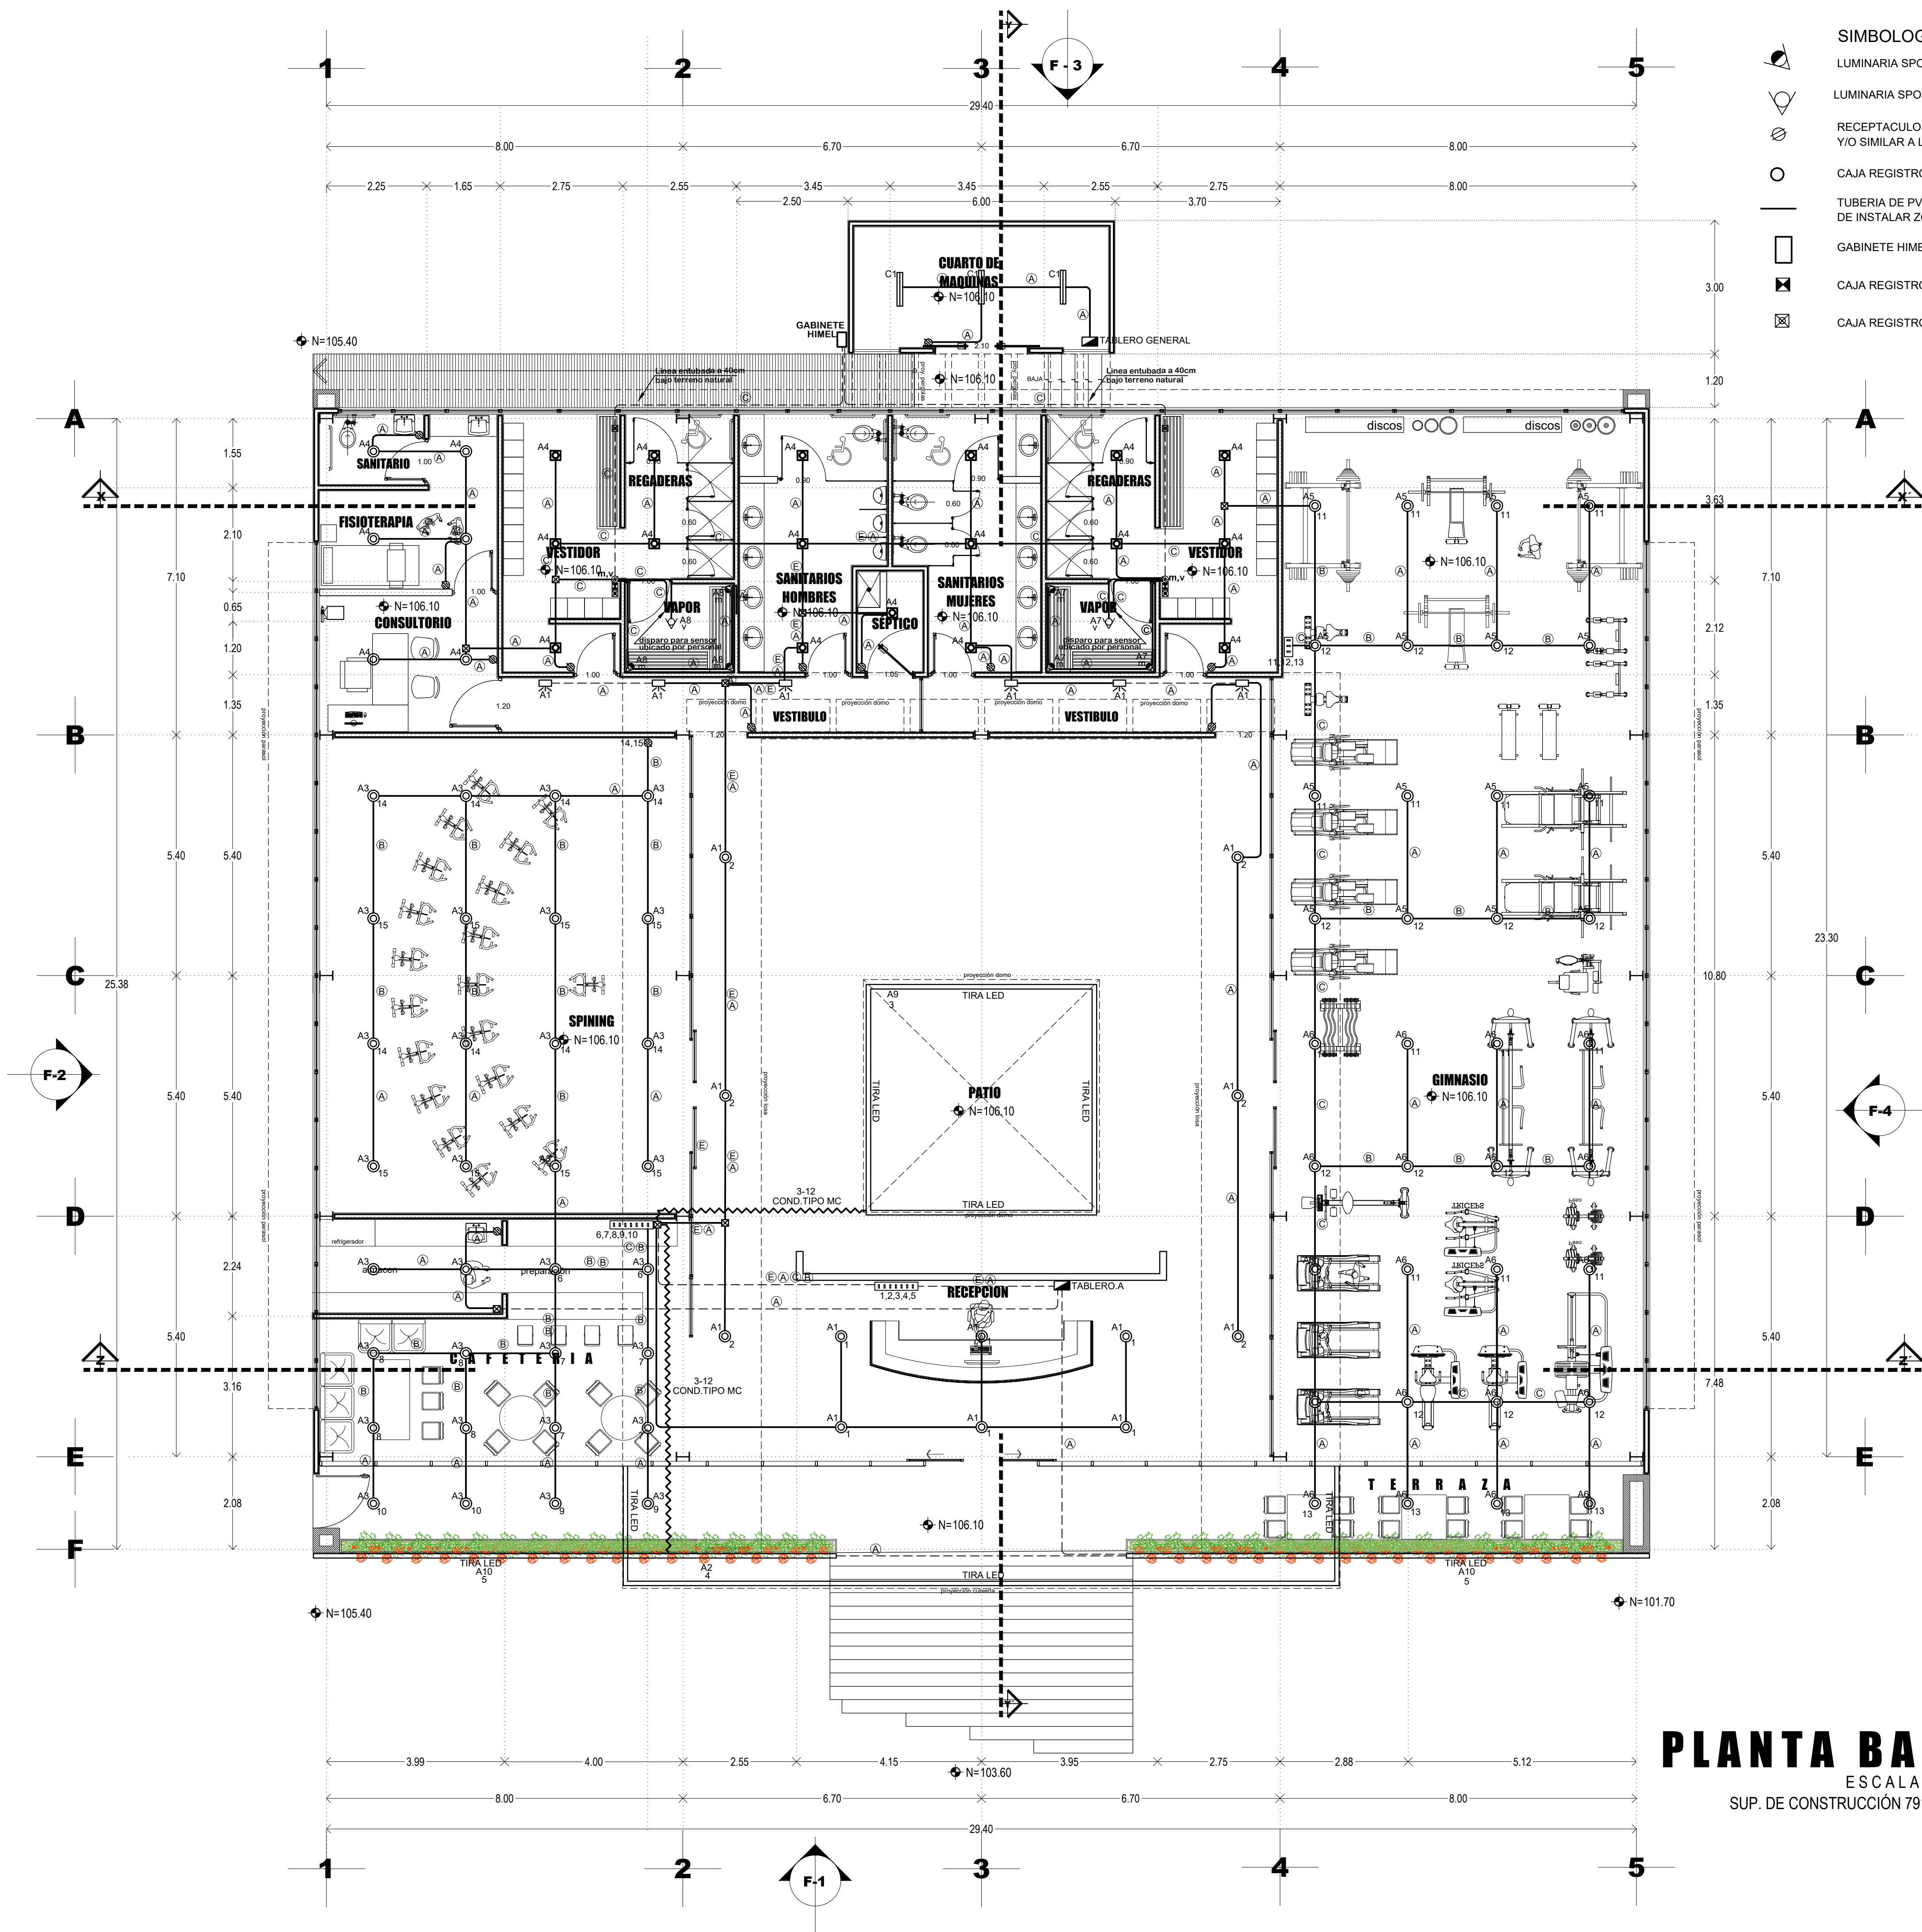


PLANTA BAJA
ESCALA 1:75
SUP. DE CONSTRUCCIÓN 791.13 m²

- SIMBOLOGIA**
- LUMINARIA SPOT, LUZ INFRAROJA TERAPEUTICO MCA. SAUNA STEAM, 250W, 127V
 - LUMINARIA SPOT, LUZ BLANCA INCADENENTE TERAPEUTICO MCA. SAUNA STEAM, 250W, 127V
 - RECEPTACULO MONOFASICO DOBLE POLARIZADO 0.40 m.s.p.t. MCA. LEVITON; Y/O SIMILAR A LAS CARACTERISTICAS INDICADAS.
 - CAJA REGISTRO TIPO CONDULTE TIPO LB.
 - TUBERIA DE PVC LIGERA AHOGADA EN LOSA Y/O POR MURO. DE INSTALAR ZOCLO EN SAUNA, INSTALAR TUBERIA GALVANIZADA LIGERA.
 - GABINETE HIMEL 600X600X300mm.
 - CAJA REGISTRO GALVANIZADA 4"X2" PARA TIMMER A 1.20m.s.p.t. MCA. AQUA STEAM
 - CAJA REGISTRO GALVANIZADA 4"X2" PARA SENSOR A 1.80m.s.p.t. MCA. AQUA STEAM

- CEDULA DE CABLEADO**
- A 2-12+1-12d T-16 mm.
 - B 3-12+1-12d T-21 mm.
 - C 4-12+1-12d T-21 mm.
 - E 6-12+1-12d T-21 mm.
- CODIGO DE COLORES PARA CONDUCTORES**
- FASE A ROJO
 - FASE B AZUL
 - FASE C NEGRO
 - NEUTRO BLANCO O GRIS NATURAL
 - TIERRA VERDE CON AISLAMINETO Y/O DESNUDO

NOTA
CADA LUMINARIA DEBE DE CONTAR CON SU CAJA DE CONEXIONES.

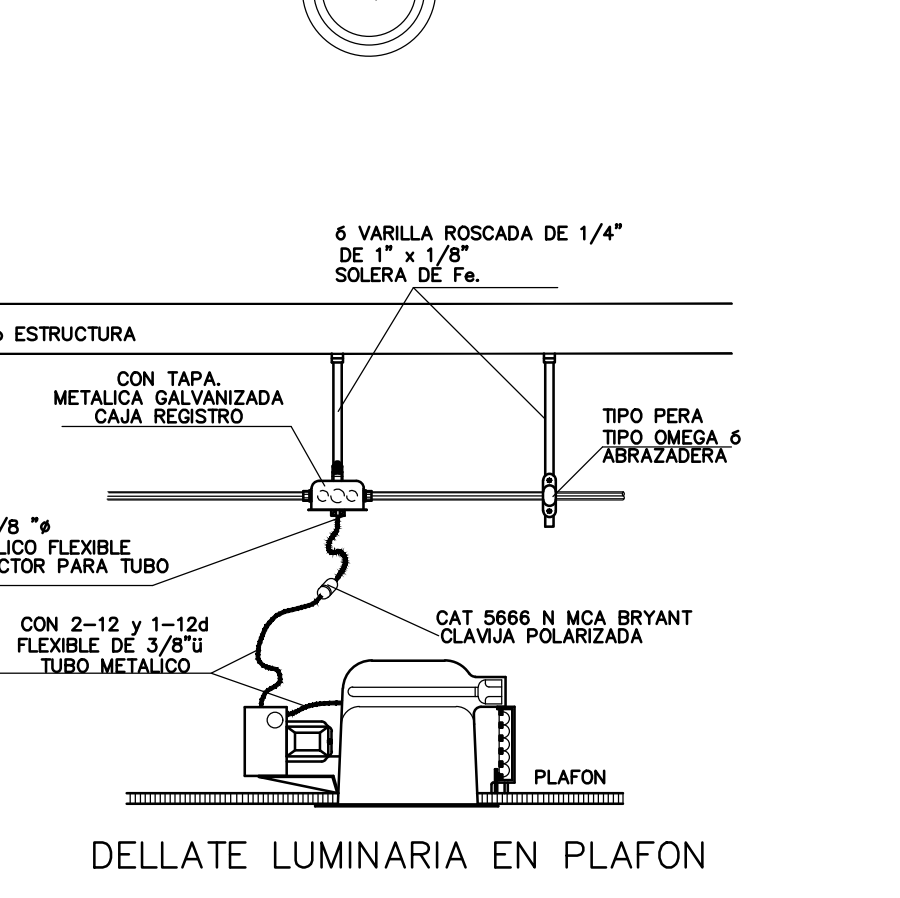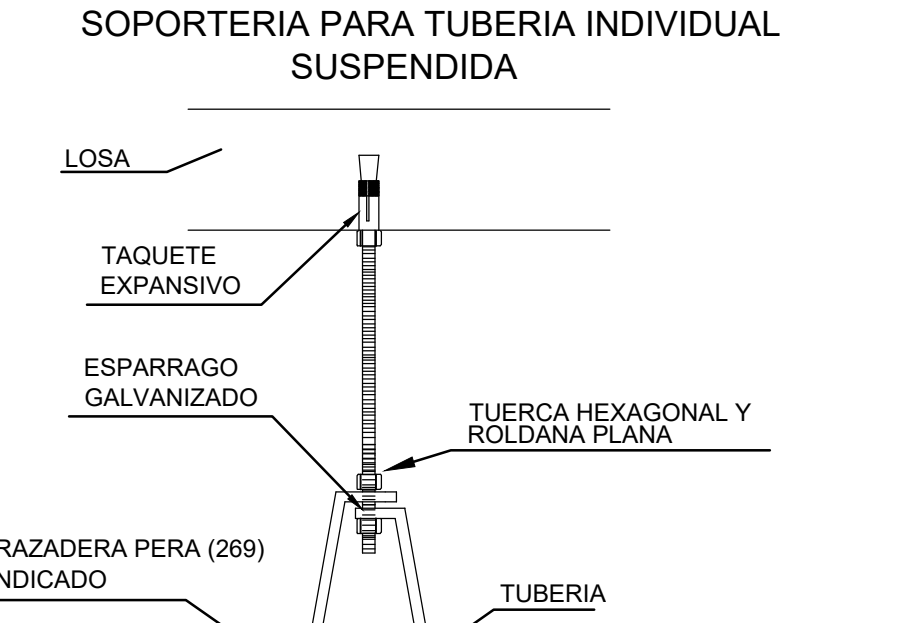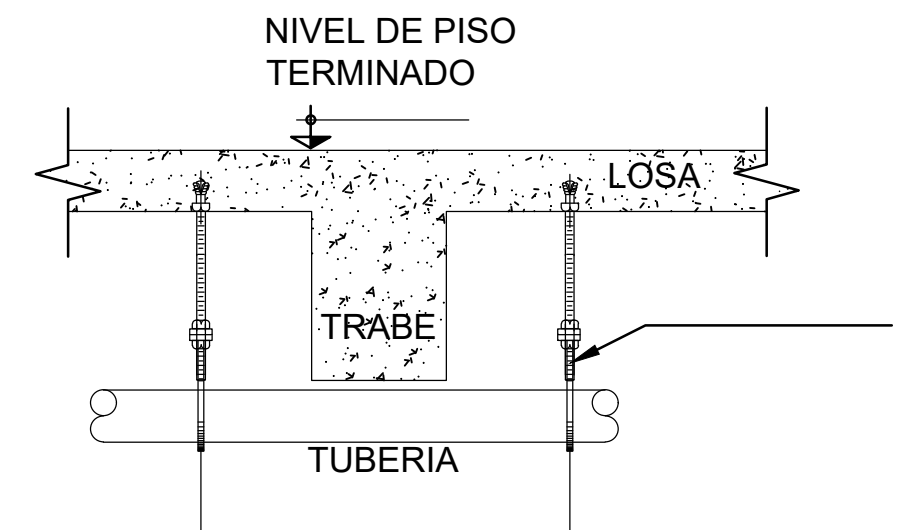

SECRETARÍA DE
OBRAS PÚBLICAS
ESTADO DE ZACATECAS

ZACATECAS

Z A C A T E C A S

SIMBOLOGIA

- LUMINARIA LED SOBREPUESTA, MOD. GAMMA LED 1200 30 STD, L5405-510, CON SENSOR DE MOVIMINETO INTEGRADO, 30W, 127V, MCA. MAGG, Y/O SIMILAR A LAS CARACTERISTICAS INDICADAS.
- LUMINARIA LED EMPOTRADO, MOD. LUNA USO GENERAL, L6656-110, 11W, 127V, MCA. MAGG, Y/O SIMILAR A LAS CARACTERISTICAS INDICADAS.
- LUMINARIA LED ARBOTANTE, MOD. ECLIPSE LED 25, L7287-110, 18W, 127V, MCA. MAGG, Y/O SIMILAR A LAS CARACTERISTICAS INDICADAS.
- LUMINARIA LED Suspendida, MOD. CAF2-30-LED-E3-DIM-40, 30W, 127V, MCA. L.J. ILLUMINACION, Y/O SIMILAR A LAS CARACTERISTICAS INDICADAS.
- TABLERO DE DISTRIBUCION, A 1.70 m.s.p.t. MCA. SQUARE-D.
- TUBERIA GALVANIZADA LIGERA SUSPENDIDA VISIBLE Y/O POR PLAFON.
- APAGADOR SENCILLO A 1.20m.s.p.t. MCA. LEVITON, Y/O SIMILAR A LAS CARACTERISTICAS INDICADAS.
- CAJA REGISTRO DE 6"X6" CON TAPA.
- DOS INTERRUPTORES DE 6 MODULOS, MOD. N4001N, CON 1 CUBREPLACAS MOD. LNA4826, CON CAJA, MOD.506E, Y SOPORTE MOD.LN4726 MCA. BTICINO, Y/O SIMILAR A LAS CARACTERISTICAS INDICADAS.
- UN INTERRUPTORE DE 3 MODULOS, MOD. N4001N, CON 1 CUBREPLACAS MOD. LNA4803, CON CAJA, MOD.503MS, Y SOPORTE MOD.LN4703M, MCA. BTICINO, Y/O SIMILAR A LAS CARACTERISTICAS INDICADAS.
- MANGUERA NEÓN LED 120W./10m MOD. 5050 SMD, IP65, 127V.50m , MCA. TECNO LITE, CON 50m DEPERFIL DE ALUMINIO, MOD.AC2200S MCA.CONSTRULTA; Y/O SIMILAR A LAS CARACTERISTICAS INDICADAS.
- TUBERIA DE PVC TIPO PESADO PORPISO Y/O MURO.
- CABLE Cu XHHW-2 TIPO MC-LS CON CUBIERTA DE PVC, TRAECTORIA POR CUBIERTA; Y/O CANALIZARLO CON TUBERIA GALVANIZADA LIGERA.
- s.p.t. SOBRE PISO TERMINADO

LIC. DAVID MONREAL ÁVILA
GOBERNADOR CONSTITUCIONAL DEL ESTADO

ARQ. JOSÉ LUIS DE LA PEÑA ALONSO
SECRETARIO DE OBRAS PÚBLICAS

C. ARQ. MANUEL ALFONSO ACUÑA BORDA
SUBSECRETARIO DE PROYECTOS Y COSTOS

C. ING. ADRIÁN GERMÁN RODRÍGUEZ RAYAS
SUBSECRETARIO DE OBRAS PÚBLICAS

C. ARQ. ROMEO PADILLA GARCÍA
DIRECTOR DE PROYECTOS

DIRECCIÓN DE PROYECTOS
SUBDIRECCIÓN DE INGENIERÍAS

LOCALIZACIÓN ORIENTACIÓN

NOMBRE OFICIAL: CONSTRUCCIÓN Y EQUIPAMIENTO DE GIMNASIO DE ALTO NIVEL EN FRACCIONAMIENTO NUEVA GENERACIÓN, EL ORITO, ZAC. PARA FOMENTAR EL DEPORTE EN LA ENTIDAD.

PROYECTO: GIMNASIO DE ALTO NIVEL.

UBICACIÓN: UNIDAD DEPORTIVA ESTATAL, FRACCIONAMIENTO NUEVA GENERACIÓN, EL ORITO, ZAC.

PLANO: INSTALACION ELECTRICA ALUMBRADO

CONTENIDO: PLANTA BAJA

CLAVE: ELE-01

APROBO	REVISÓ	EJECUTÓ	DIBUJÓ	FECHA	ESCALA	FOLIO
ING.M.O.R.	ING.E.J.G.REYES	ING.E.J.G.REYES	ING.E.J.G.REYES	27/11/2023	1:75	095-2023

EL GOBIERNO DEL ESTADO A TRAVÉS DE LA SECRETARÍA DE OBRAS PÚBLICAS ACREDITA LA PROPIEDAD DEL PROYECTO Y SE RESERVA EL USO DEL MISMO, CUANDO DE DATOS, LOGOTIPOS Y LOS CRÉDITOS QUE EN ELLOS SE ASIENTAN, CUANDO SE USO PARCIAL O TOTAL, NO AUTORIZADO DE ESTA INFORMACIÓN CONSTITUYE UN ACTO DE USURPACIÓN DE FUNCIONES Y PRODUCCIÓN DE CONTENIDO APÓCRIFO, LO ANTERIOR BAJO LA DISPOSICIÓN DE LO ESTABLECIDO EN EL ARTÍCULO 31 DE LA LEY DE OBRA PÚBLICA Y SERVICIOS RELACIONADOS PARA EL ESTADO Y LOS MUNICIPIOS DE ZACATECAS, POR LO QUE A PARTIR DE ESTA FECHA QUEDARÁN REGISTRADOS EN EL ARCHIVO PROYECTO MAESTRO DE LA SUBSECRETARÍA DE PROYECTOS Y COSTOS ADSCRITA A ESTA SECRETARÍA DE OBRAS PÚBLICAS.