


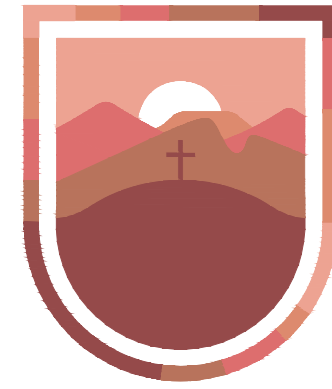

SECRETARÍA DE
OBRAS PÚBLICAS
ESTADO DE ZACATECAS

ZACATECAS
Z A C A T E C A S

SIMBOLOGIA

- RECEPTACULO MONOFASICO DOBLE POLARIZADO 0.40 m.s.p.t. MCA.LEVITON; Y/O SIMILAR A LAS CARACTERISTICAS INDICADAS.
- RECEPTACULO MONOFASICO DOBLE POLARIZADO 0.40 m.s.p.t.MCA.LEVITON; CON PROTECCION DE FALLA A TIERRA; Y/O SIMILAR A LAS CARACTERISTICAS INDICADAS.
- RECEPTACULO MONOFASICO DOBLE POLARIZADO 1.20 m.s.p.t.MCA.LEVITON; CON PROTECCION DE FALLA A TIERRA; Y/O SIMILAR A LAS CARACTERISTICAS INDICADAS.
- RECEPTACULO MONOFASICO DOBLE POLARIZADO CON PROTECCION A FALLA A TIERRA, ADOSADO EN MUEBLE, DE INSTALAR EN PISO USAR, MINI CAJA DE PISO/MINI FLOOR SOCKET DE CONTACTOS RED. BRONCE Clave de Producto: 11000-12101 Familia: MINI CAJA, MARCA THORSMAN.
- CAJA GALVANIZADA 4"X4" CON TAPA.
- APAGADOR SENCILLO A 1.20m.s.p.t. MCA. LEVITON, Y/O SIMILAR A LAS CARACTERISTICAS INDICADAS.
- TABLERO DE DISTRIBUCION, A 1.70 m.s.p.t. MCA. SQUARE-D.
- TUBERIA CONDUIT DE PVC USO PESADO POR PISO Y/O MURO.
- TUBERIA GALVANIZADA LIGERA SUSPENDIDA VISIBLE Y/O POR PLAFON.
- EXTRACTOR 22W, 127V, MOD. Serie 2000, MCA. ESTEVEZ.

s.p.t. SOBRE PISO TERMINADO


GOBERNADOR CONSTITUCIONAL DEL ESTADO

ARQ. JOSÉ LUIS DE LA PEÑA ALONSO
SECRETARIO DE OBRAS PÚBLICAS

C. ARQ. MANUEL ALFONSO ACUÑA BORDA
SUBSECRETARIO DE PROYECTOS Y COSTOS

C. ING. ADRIÁN GERMÁN RODRÍGUEZ RAYAS C. ARQ. ROMEO PADILLA GARCÍA
SUBSECRETARIO DE OBRAS PÚBLICAS DIRECTOR DE PROYECTOS

DIRECCIÓN DE PROYECTOS
SUBDIRECCIÓN DE INGENIERÍAS

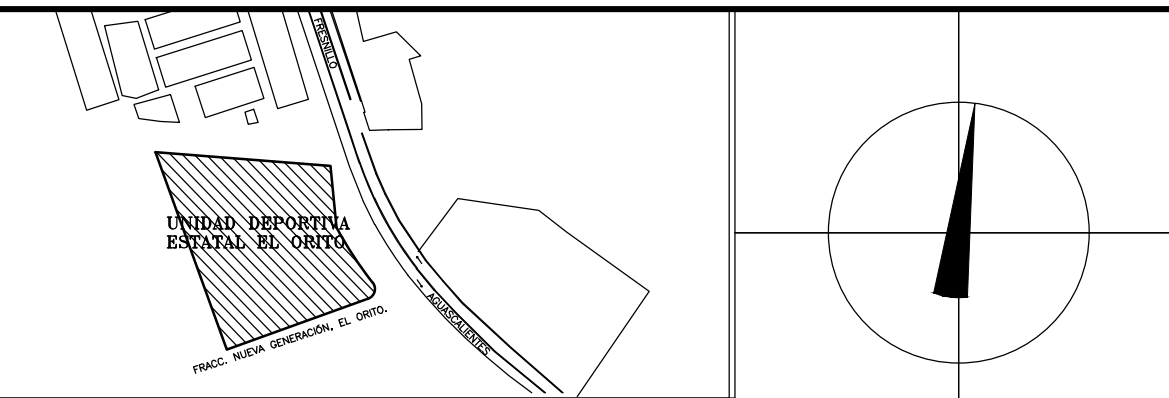


LOCALIZACIÓN ORIENTACIÓN

NOMBRE OFICIAL:	CONSTRUCCIÓN Y EQUIPAMIENTO DE GIMNASIO DE ALTO NIVEL EN FRACCIONAMIENTO NUEVA GENERACIÓN, EL ORITO, ZAC. PARA FOMENTAR EL DEPORTE EN LA ENTIDAD.		
PROYECTO:	GIMNASIO DE ALTO NIVEL.		
UBICACIÓN:	UNIDAD DEPORTIVA ESTATAL, FRACCIONAMIENTO NUEVA GENERACIÓN, EL ORITO, ZAC.		
PLANO:	INSTALACION ELECTRICA CONTACTOS		CLAVE ELE-02
CONTENIDO:	PLANTA BAJA		

APROBO	REVISÓ	EJECUTÓ	DIBUJÓ	FECHA	ESCALA	FOLIO
ING.M.O.R.	ING.E.J.G.REYES	ING.E.J.G.REYES	ING.E.J.G.REYES	27/11/2023	1:75	095-2023

EL GOBIERNO DEL ESTADO A TRAVÉS DE LA SECRETARÍA DE OBRAS PÚBLICAS ACREDITA LA PROPIEDAD DEL PROYECTO Y SE RESERVA EL USO DEL MISMO, CUADRO DE DATOS, LOGOTIPOS Y LOS CRÉDITOS QUE EN ELLOS SE ASIENTAN; CUAQUIER USO PARCIAL O TOTAL NO AUTORIZADO DE ESTA INFORMACIÓN CONSTITUYE UN ACTO DE USURPACIÓN DE FUNCIONES Y PRODUCCIÓN DE CONTENIDO APÓCRIFO, LO ANTERIOR BAJO LA DISPOSICIÓN DE LO ESTABLECIDO EN EL ARTÍCULO 31 DE LA LEY DE OBRA PÚBLICA Y SERVICIOS RELACIONADOS PARA EL ESTADO Y LOS MUNICIPIOS DE ZACATECAS; POR LO QUE A PARTIR DE ESTA FECHA QUEDARÁN REGISTRADOS EN EL ARCHIVO PROYECTO MAESTRO DE LA SUBSECRETARÍA DE PROYECTOS Y COSTOS ADSCRITA A ESTA SECRETARÍA DE OBRAS PÚBLICAS.


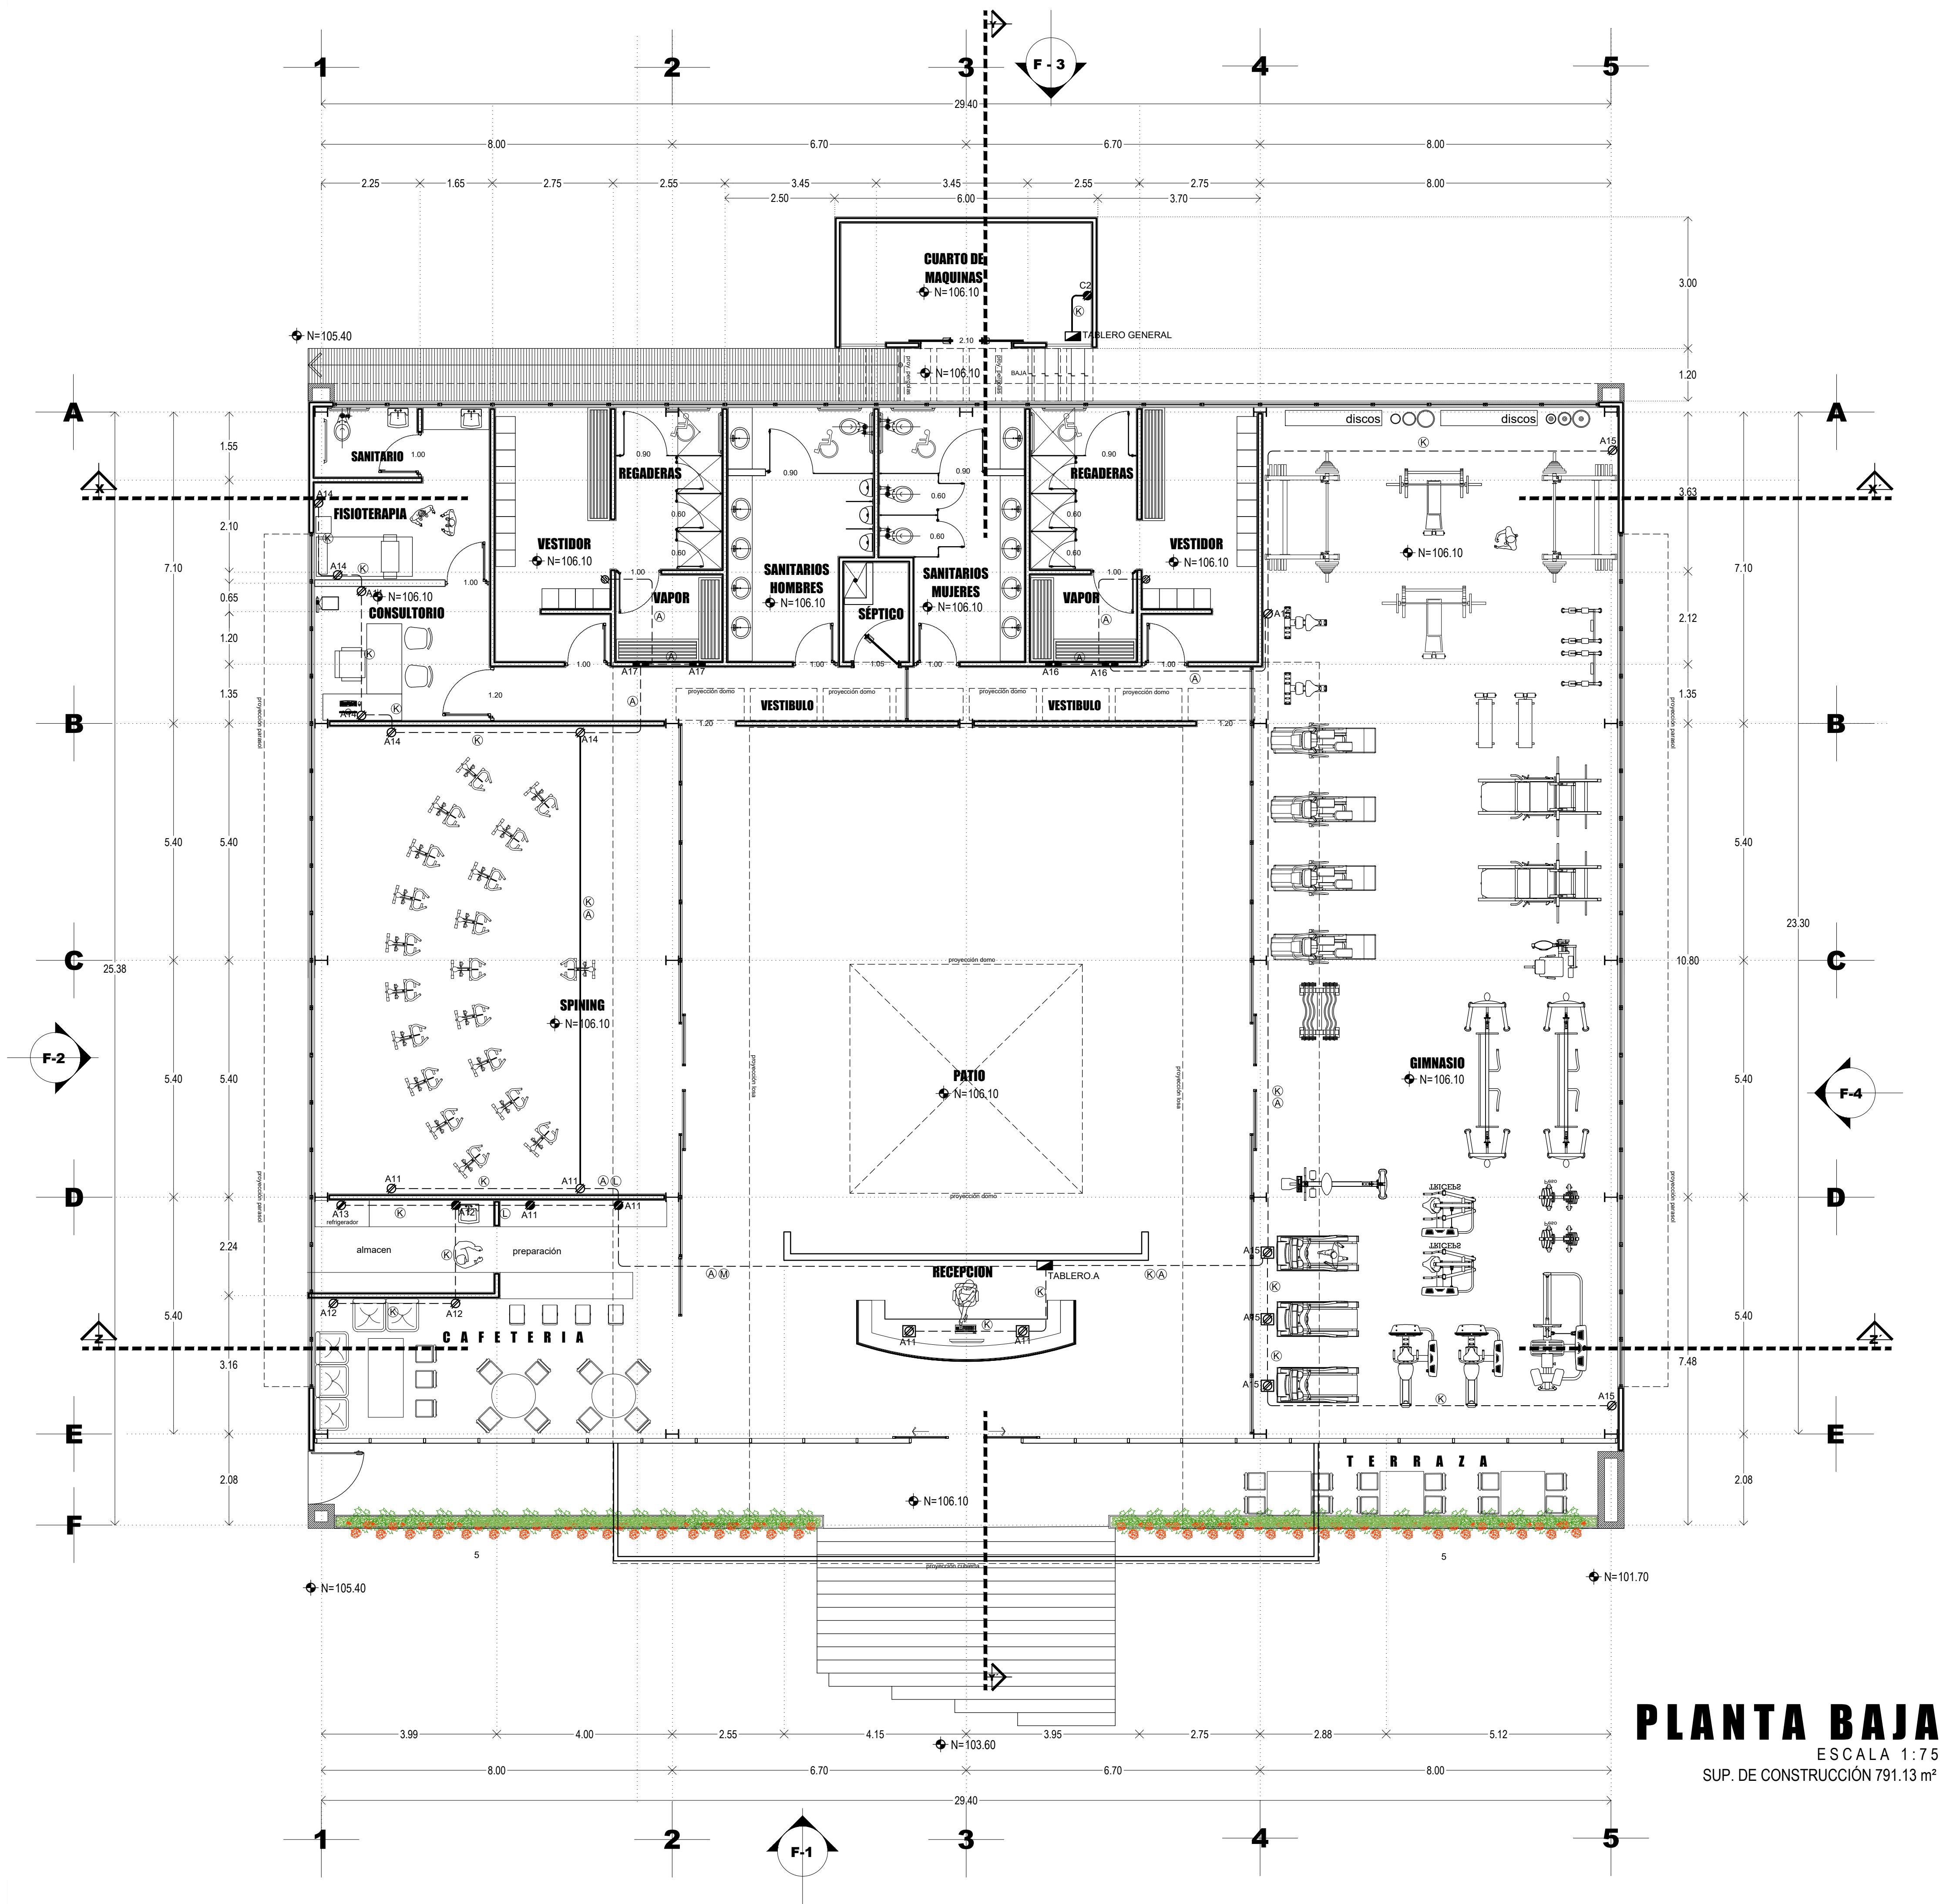


CEDULA DE CABLEADO

- 2-10+1-12d T-16 mm.
- 4-10+1-12d T-21 mm.
- 6-10+1-12d T-21 mm.
- 2-12+1-12d T-16 mm.

CODIGO DE COLORES PARA CONDUCTORES

- FASE A ROJO
- FASE B AZUL
- FASE C NEGRO
- NEUTRO BLANCO O GRIS NATURAL
- TIERRA VERDE CON AISLAMNETO Y/O DESNUDO

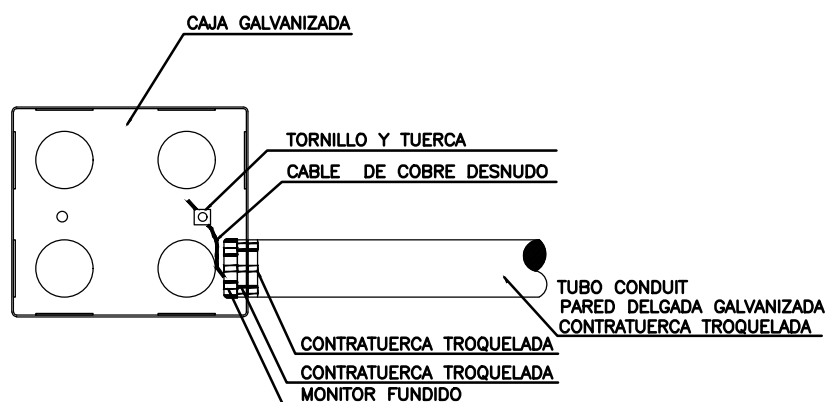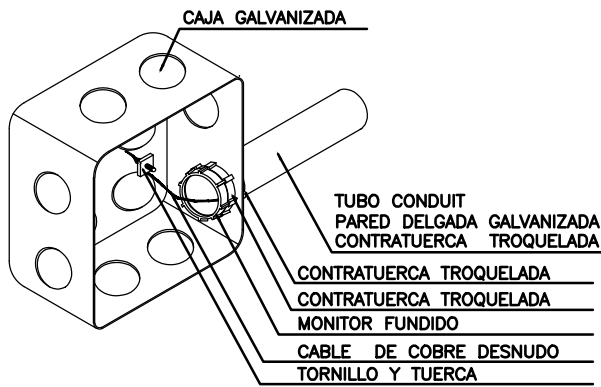

DETALLE

INSTALACION DE CONTRAS, MONITORES Y ATERRIZAMIENTO DE CAJA GALVANIZADA

SIN ESCALA ACOT. mm.

PLANTA BAJA

ESCALA 1:75
SUP. DE CONSTRUCCIÓN 791.13 m²