


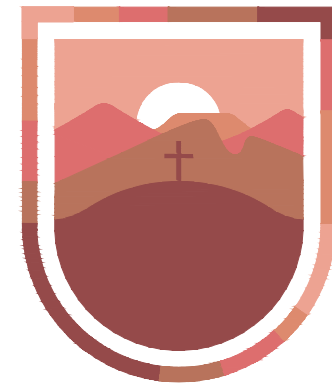

SECRETARÍA DE
OBRAS PÚBLICAS
ESTADO DE ZACATECAS

ZACATECAS

Z A C A T E C A S

SIMBOLOGIA

- TUBERIA PLUS AGUA FRIA, DIAMETROS INDICADOS
- TUBERIA PLUS AGUA CALIENTE, DIAMETROS INDICADOS
- TUBERIA DE COBRE, RED DE AGUA CALIENTE, TIPO "L"
- TUERCA UNION.
- VALVULA DE COMPUERTA ANTIRRETORNO.
- VALVULA DE COMPUERTA.
- MICROMEDIDOR PARA AGUA MUNICIPAL
- FLOTADOR MECANICO
- VALVULA SOLENOIDE.
- LLAVE NARIZ.
- THERMOTANK 150L. 220V. PARA 4 SERVICIOS 3KW DE CONSUMO MCA. BOSCH.
- EQUIPO DE VAPOR 18Kw, 3F-220V, MOD. CU-75, MCA. MR STEAM
- SISTEMA DE PRESION CONSTANTE 2 BOMBAS DE 3H.P. CAPACIDAD DE TANQUE 50 LITROS, 220V-2F, MOD. SCPC2MT13M1050, MCA. EVANS
- MINGITORIO SECO SISTEMA TDS Gobi MARCA HELVEX
- BAC BAJA AGUA CALIENTE
- SAF SUBE AGUA FRIA
- CISTERNA MARCA ROTOPLAS CAPACIDAD DE 10.000 litros.



LIC. DAVID MONREAL ÁVILA
GOBERNADOR CONSTITUCIONAL DEL ESTADO

ARQ. JOSÉ LUIS DE LA PEÑA ALONSO
SECRETARIO DE OBRAS PÚBLICAS

C. ARQ. MANUEL ALFONSO ACUÑA BORDA
SUBSECRETARIO DE PROYECTOS Y COSTOS

C. ING. ADRIÁN GERMÁN RODRÍGUEZ RAYAS C. ARQ. ROMEO PADILLA GARCÍA
SUBSECRETARIO DE OBRAS PÚBLICAS DIRECTOR DE PROYECTOS

DIRECCIÓN DE PROYECTOS
SUBDIRECCIÓN DE INGENIERÍAS

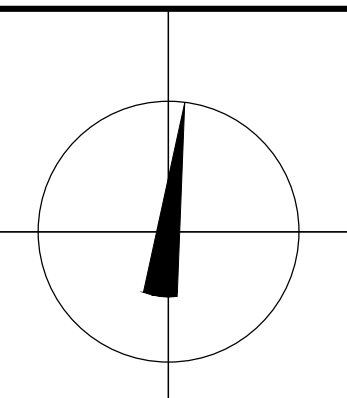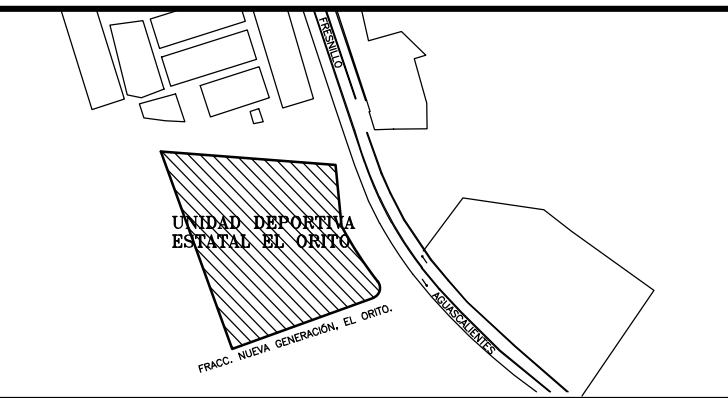

LOCALIZACIÓN ORIENTACIÓN

NOMBRE OFICIAL: **CONSTRUCCIÓN Y EQUIPAMIENTO DE GIMNASIO DE ALTO NIVEL EN FRACCIONAMIENTO NUEVA GENERACIÓN, EL ORITO, ZAC. PARA FOMENTAR EL DEPORTE EN LA ENTIDAD.**

PROYECTO: **GIMNASIO DE ALTO NIVEL.**

UBICACIÓN: **UNIDAD DEPORTIVA ESTATAL, FRACCIONAMIENTO NUEVA GENERACIÓN, EL ORITO, ZAC.**

PLANO: **INSTALACION HIDRAULICA**


CONTENIDO: **PLANTA BAJA**

CLAVE

HID-01

APROBO	REVISÓ	EJECUTÓ	DIBUJÓ	FECHA	ESCALA	FOLIO
ING. M. O. R.	ING. E. J. G. REYES	ING. E. J. G. REYES	ING. E. J. G. REYES	27/11/2023	1:75	095-2023

EL GOBIERNO DEL ESTADO A TRAVÉS DE LA SECRETARÍA DE OBRAS PÚBLICAS ACREDITA LA PROPIEDAD DEL PROYECTO Y SE RESERVA EL USO DEL MISMO, CUADRO DE DATOS, LOCUTORIOS Y LOS CRÉDITOS QUE EN ELLOS SE ASIENTAN, CUALQUIER USO PARCIAL O TOTAL NO AUTORIZADO DE ESTA INFORMACIÓN CONSTITUYE UN ACTO DE USURPACIÓN DE FUNCIONES Y PRODUCCIÓN DE CONTENIDO APOCRÍFICO. LO ANTERIOR BAJO LA DISPOSICIÓN DE LO ESTABLECIDO EN EL ARTÍCULO 31 DE LA LEY DE OBRA PÚBLICA Y SERVICIOS RELACIONADOS PARA EL ESTADO Y LOS MUNICIPIOS DE ZACATECAS, POR LO QUE A PARTIR DE ESTA FECHA QUEDARÁN REGISTRADOS EN EL ARCHIVO PROYECTO MAESTRO DE LA SUBSECRETARÍA DE PROYECTOS Y COSTOS ADSCRITA A ESTA SECRETARÍA DE OBRAS PÚBLICAS.

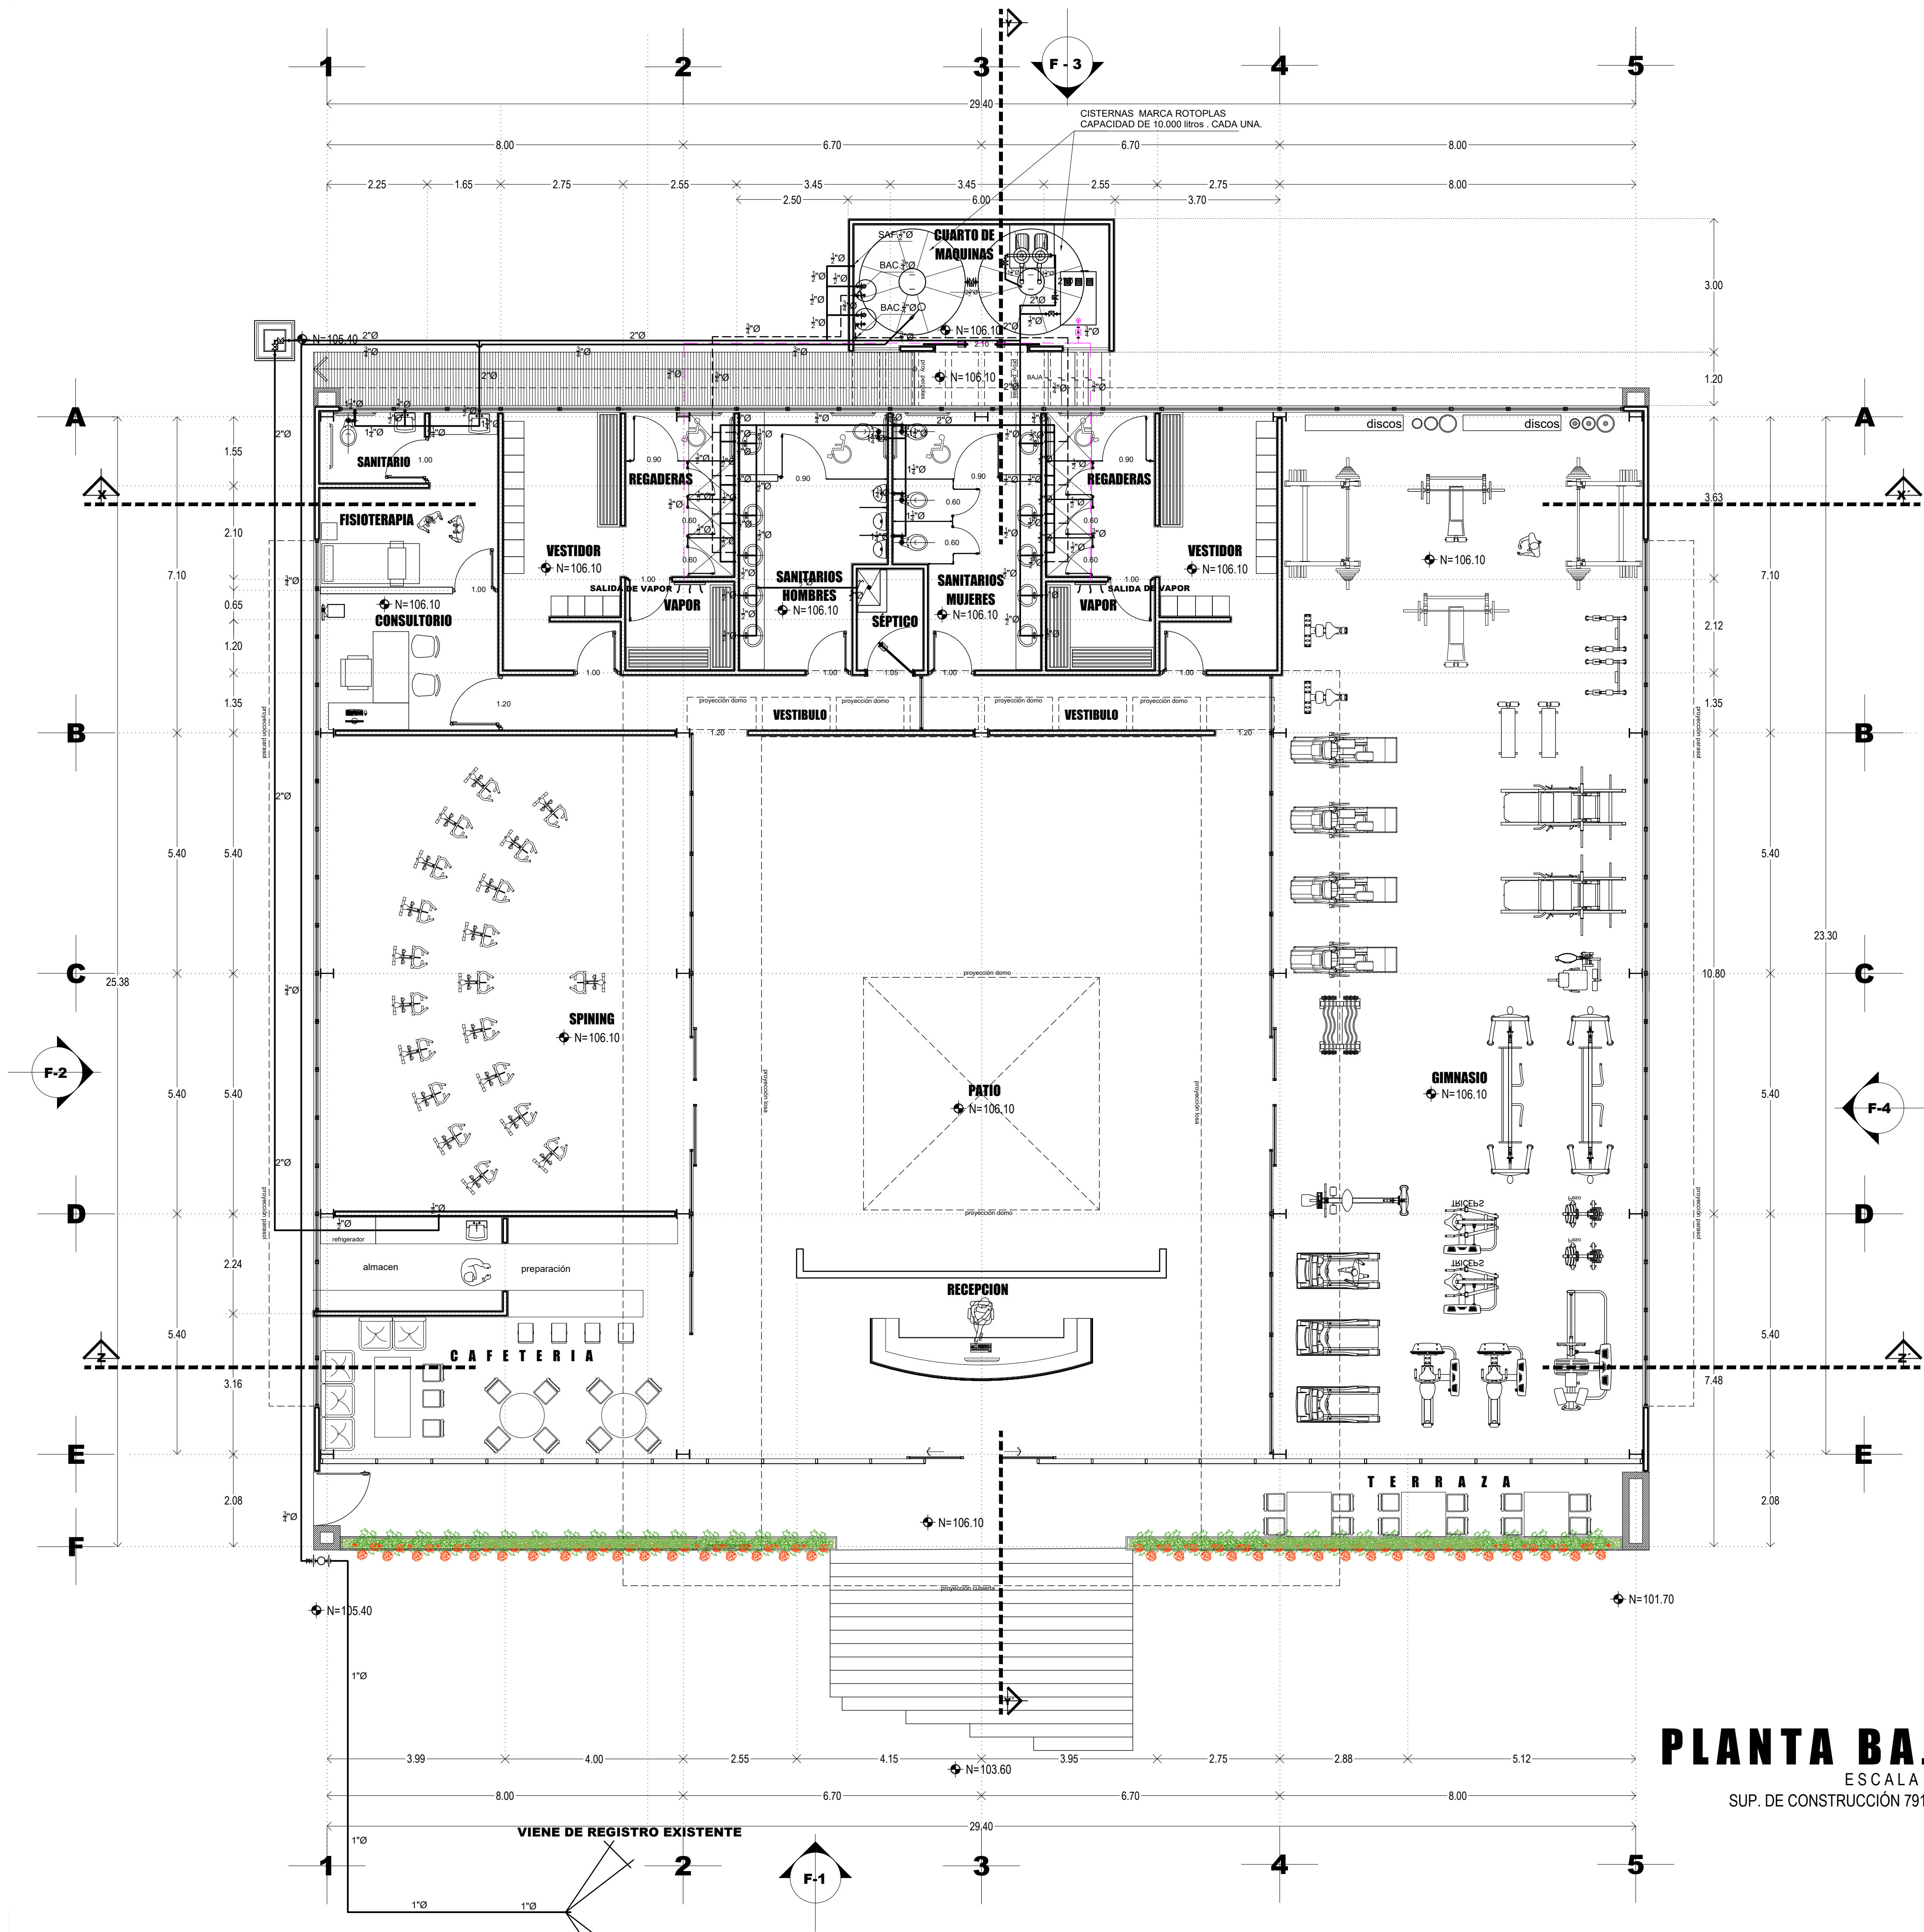

PLANTA BAJA

ESCALA 1:75
SUP. DE CONSTRUCCIÓN 791.13 m²