




ZACATECAS

Diagrama de un pozo de visita con tuberías de PVC sanitario. El pozo tiene una profundidad mínima de 0.40mts. Las tuberías están conectadas a una red de alcantarillado. Se muestran detalles de las tuberías: tubería de PVC sanitario junta hermetica serie metrica 25 MARCA PLASTICOS REX o SIMILAR, tubería de PVC sanitario para cementar, marcos de concreto armado con alambiron, y un detalle de la junta con un sello de neopreno.

C. ARQ. MANUEL ALFONSO ACUÑA BORDA
SUBSECRETARIO DE PROYECTOS Y COSTOS

C. ING. ADRIÁN GERMÁN RODRÍGUEZ RAYAS **C. ARQ. ROMEO PADILLA GARCÍA**
SUBSECRETARIO DE OBRAS PÚBLICAS DIRECTOR DE PROYECTOS

DIRECCIÓN DE PROYECTOS
SUBDIRECCIÓN DE INGENIERÍAS

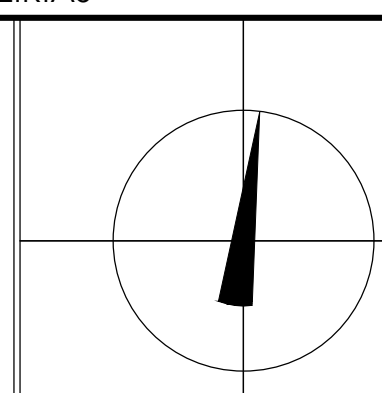

LOCALIZACIÓN	ORIENTACIÓN
--------------	-------------


CONTENIDO: **PLANTA BAJA**

	CLAVE
--	-------

SAN-01

APROBO	REVISÓ	EJECUTÓ	DIBUJÓ	FECHA	ESCALA	FOLIO
ING.M.O.R.	ING.E.J.G.REYES.	ING.E.J.G.REYES	ING.E.J.G.REYES.	27/11/2023	1:75	095-2023

EL GOBIERNO DEL ESTADO A TRAVÉS DE LA SECRETARÍA DE OBRAS PÚBLICAS ACREDITA LA PROPIEDAD DEL PROYECTO Y SE RESERVA EL USO DEL MISMO, CUADRO DE DATOS, LOGOTIPOS Y LOS CRÉDITOS QUE EN ELLOS SE ASIENTAN, CUALQUIER USO PARCIAL O TOTAL NO AUTORIZADO DE ESTE INFORMACIÓN CONSTITUYE UNA VIOLACIÓN A LAS FUNCIONES Y RESPONSABILIDADES CONTENIDO APOCÓRIFICO, EL CUAL SE ENVIARÁ AL AUTOR BAJA LA DISPOSICIÓN DE LO ESTABLECIDO EN EL ARTÍCULO 31 DE LA LEY DE OBRA PÚBLICA Y SERVICIOS RELACIONADOS POR EL ESTADO Y LOS MUNICIPIOS DE ZACATECAS, POR LO QUE A PARTIR DE ESTA FECHA QUEDARÁN REGISTRADOS EN EL ARCHIVO PROYECTO MAESTRO DE LA SUBSECRETARÍA DE PROYECTOS Y COSTOS ADSCRITA A ESTA SECRETARÍA DE OBRAS PÚBLICAS.

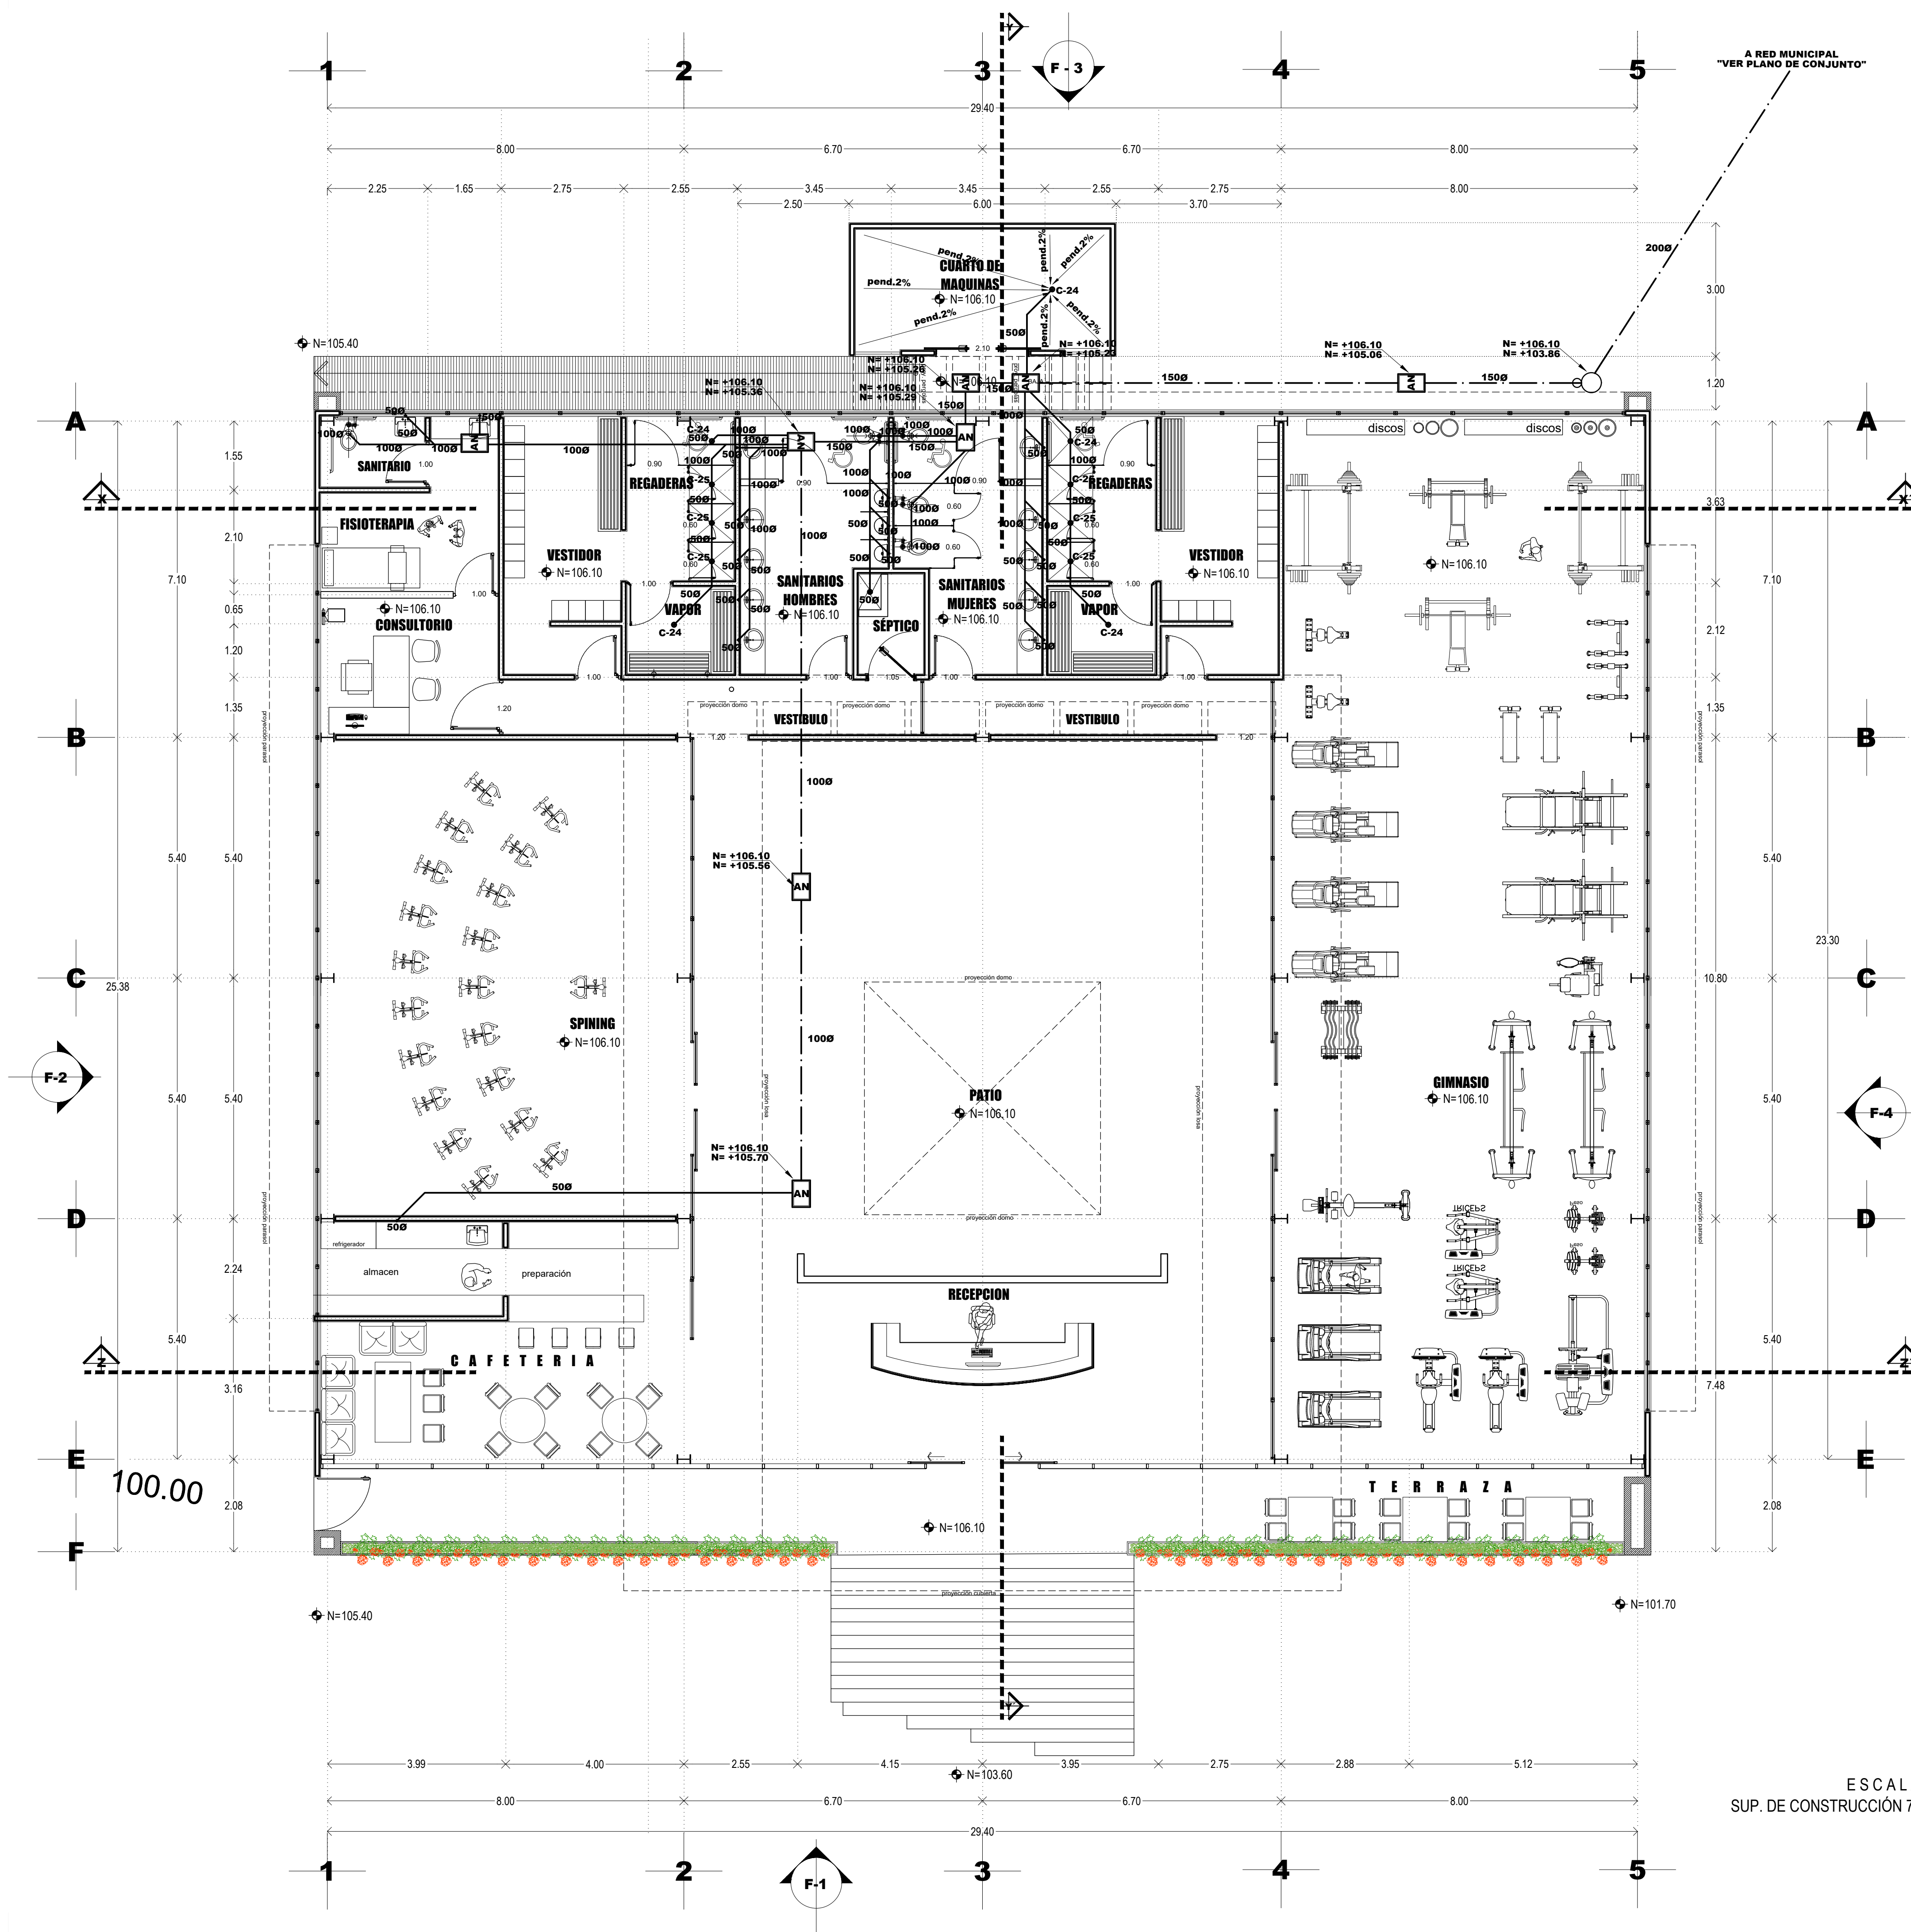

ESCALA 1:75
SUP. DE CONSTRUCCIÓN 791.13 m²